








CLIMATIZAÇÃO - PLANTA BAIXA
ESCALA 1/75

LEGENDA

- PONTO DE ENERGIA ELÉTRICA
- PONTO DE DRENO
- TUBULAÇÃO FRIGORÍGENA
- DUTOS EXAUSTÃO
- DUTOS RENOVAÇÃO
- RALO ESCOAMENTO DE ÁGUA
- PONTO DE ÁGUA
- QUADRO ELÉTRICO

CAIXA DE LIGAÇÕES PARA INSTALAÇÃO DE UNIDADES EVAPORADORAS

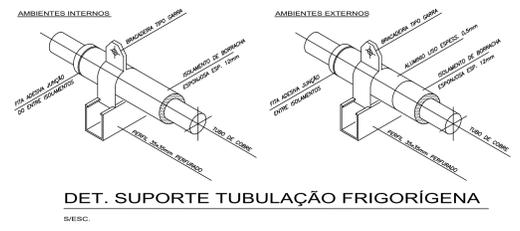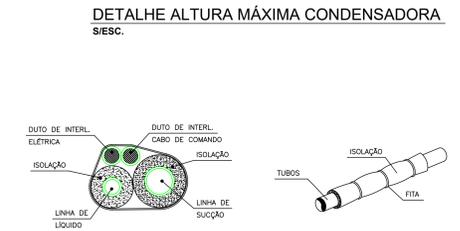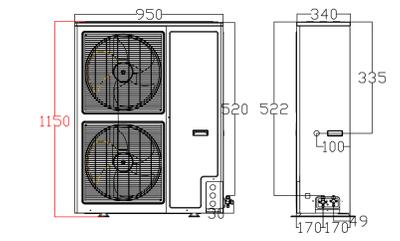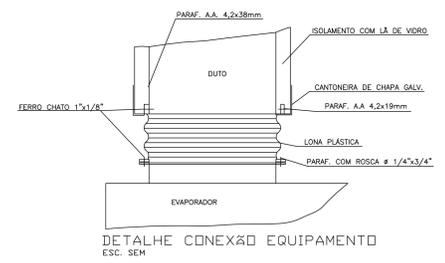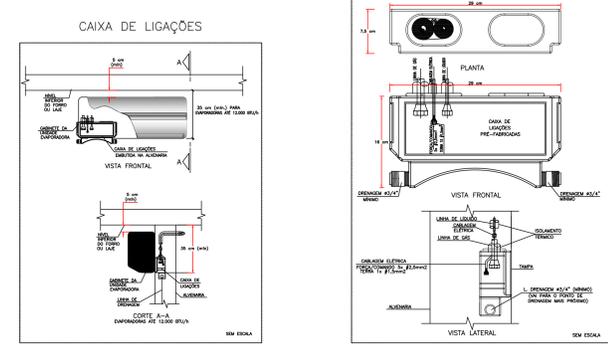

- NOTAS :**
- 01 - VERIFICAR MEDIDAS NO LOCAL.
 - 02 - A ALIMENTAÇÃO ELÉTRICA DOS EVAPORADORES DEVERÁ PASSAR PARALELA À TUBULAÇÃO FRIGORÍGENA, EM ELETRODUTOS ZINCADOS E SERÃO EM CABOS FLEXÍVEIS DO TIPO PP.
 - 03 - TODOS OS PONTOS DE FORÇA INDICADOS NO PROJETO SERÃO A CARGO DO CONTRATANTE E DEVERÃO SER PROTEGIDOS POR DISJUNTORES CLASSE C. DEVERÃO TER SOBRA MÍNIMA DE 2m PARA EVITAR EMENDAS.
 - 04 - AS UNIDADES CONDENSADORAS E EVAPORADORAS DUTADAS, DEVERÃO TER AMORTECEDORES DE VIBRAÇÃO.
 - 05 - EXECUTAR ISOLAMENTO TÉRMICO, COM TUBO DE BORRACHA ELASTOMÉRICA DE 19mm DE ESPESURA (REF. AF ARMAFLEX) NA LINHA DE LÍQUIDO E SUÇÃO, E REVESTIR AS ÁREAS EXTERNAS COM ALUMÍNIO CORRUGADO CONFORME DETALHE.
 - 06 - TODAS AS ESPECIFICAÇÕES TÉCNICAS FORAM BASEADAS NAS NORMAS ASHRAE E NO CATÁLOGO DO FABRICANTES.
 - 07 - SERVIÇOS DE FURAÇÃO, RECOMPOSIÇÃO, PINTURA, PLATAFORMAS ESTRUTURA METÁLICAS, ESCADA MARINHEIRO, DRENO E PONTOS DE FORÇA NOS PONTOS INDICADOS AO LADO DOS EQUIPAMENTOS FICARÃO À CARGO DO RESPONSÁVEL PELAS OBRAS CIVIS.
 - 08 - AS LIGAÇÕES ENTRE AS EVAPORADORAS DOS MINI-SPLITS E SUAS RESPECTIVAS CONDENSADORAS DEVERÃO SEGUIR ORIENTAÇÕES DA OBRA SEGUNDO POSIÇÕES DAS CONDENSADORAS.

		EQUIPAMENTOS					
AMBIENTE	ÁREA (m²)	TIPO	TAG	POT. (BTU/H)	BTU/H/M²	DESC. COND.	ELET. (KW)
ESPERA	38,49	K7 4VIAS	EV-01	36000	935,3	HORIZONTAL	3,4
SALA VACINAÇÃO	10	Hi-wall	EV-02	9000	900,0	HORIZONTAL	0,9
SALA AMAMENTAÇÃO	6	Hi-wall	EV-03	9000	1500,0	HORIZONTAL	0,9
ESPAÇO LÚDICO	7,12	Hi-wall	EV-04	9000	1264,0	HORIZONTAL	0,9
ATEND. INDIV. / ACOLHIMENTO	9,25	Hi-wall	EV-05	9000	973,0	HORIZONTAL	0,9
SALA PRÁTICAS COLETIVAS	24,83	Piso-Teto	EV-06	24000	966,6	HORIZONTAL	2,4
RECEPÇÃO	13,78	Hi-wall	EV-07	9000	653,1	HORIZONTAL	0,9
FARMÁCIA DISPENS. EXTERNA	6,72	Hi-wall	EV-08	9000	1339,3	HORIZONTAL	0,9
FARMÁCIA ARMAZENAMENTO	14,09	Hi-wall	EV-09	12000	851,7	HORIZONTAL	1,15
CONSULTÓRIO ACESSÍVEL	11,44	Hi-wall	EV-10	12000	1049,0	HORIZONTAL	1,15
CONSULT. ODONTOLÓGICO 01	10,85	Hi-wall	EV-11	12000	1106,0	HORIZONTAL	1,15
CONSULT. ODONTOLÓGICO 02	10,85	Hi-wall	EV-12	12000	1106,0	HORIZONTAL	1,15
ESTERILIZAÇÃO	9,4	Hi-wall	EV-13	12000	1276,6	HORIZONTAL	1,15
SALA INTEGRAÇÃO DE EQUIPES	20,11	Hi-wall	EV-14	24000	1193,4	HORIZONTAL	2,35
SALA GESTÃO ADMINISTRATIVA	7,94	Hi-wall	EV-15	9000	1133,5	HORIZONTAL	0,9
CONSULT. INDIFERENCIADO	9,75	Hi-wall	EV-16	9000	923,1	HORIZONTAL	0,9
REIDRATAÇÃO / COLETA	12	Hi-wall	EV-17	12000	1000,0	HORIZONTAL	1,15
APLICAÇÃO DE MEDICAMENTOS	10,36	Hi-wall	EV-18	9000	868,7	HORIZONTAL	0,9
SALA DE CURATIVOS	9,91	Hi-wall	EV-19	9000	908,2	HORIZONTAL	0,9
CONSULT. DIFERENCIADO GINECO	11,6	Hi-wall	EV-20	12000	1034,5	HORIZONTAL	1,15
CONSULT. E MULTI SALA LILÁS	9,4	Hi-wall	EV-21	9000	957,4	HORIZONTAL	0,9
CONSULT. INDIFERENCIADO 02	10,4	Hi-wall	EV-22	9000	865,4	HORIZONTAL	0,9

ITEM	QTD.	DISCRIMINAÇÃO
09	01	CX. VENTILAÇÃO, FILTROS G4 + F8, PLENUM FAN, VZ: 700M³/H, P.E.: 75MMCA, CX-03
08	01	CX. VENTILAÇÃO, FILTROS G4 + F8, PLENUM FAN, VZ: 800M³/H, P.E.: 70MMCA, CX-02
07	01	CX. VENTILAÇÃO, FILTROS G4 + F8, PLENUM FAN, VZ: 1.500M³/H, P.E.: 75MMCA, CX-01
06	01	EXAUSTOR CENTRÍFUGO VZ: 450M³/H, P. E. 40MMCA, EX-02
05	01	EXAUSTOR CENTRÍFUGO VZ: 900M³/H, P. E. 40MMCA, EX-01
04	03	DIFUSOR PARA RENOVAÇÃO E EXAUSTÃO DVK 150 - REF. MULTIVAC
03	17	DIFUSOR PARA RENOVAÇÃO E EXAUSTÃO DVK 120 - REF. MULTIVAC
02	02	GRELHA DE RENOVAÇÃO E EXAUSTÃO 500 X 200 C/ REGISTRO - REF. TROX
01	05	GRELHA DE RENOVAÇÃO E EXAUSTÃO 300 X 200 C/ REGISTRO - REF. TROX

CLIENTE: UNIDADE BÁSICA DE SAÚDE T2			
TÍTULO DO PROJETO: CLIMATIZAÇÃO			
RESPONSÁVEL TÉCNICO: RODRIGO S. GONÇALVES	TELEFONE:		
CAU/CREA: 105.693/D-MG	ENDEREÇO RESP. TÉCNICO: AL. ANDRÓBIA, 60 - BOSQUE DOS BURITIS		
CONTEÚDO: TÉRREO E COBERTURA CLIMATIZAÇÃO	ESCALA: INDICADA		
RRT/ART	DATA: SET/2024		
	REVISÃO N°: 00		
REV.	ALTERAÇÕES	DATA	APROV.

